


造成計画平面図 1:250

排水計画平面図 1:250

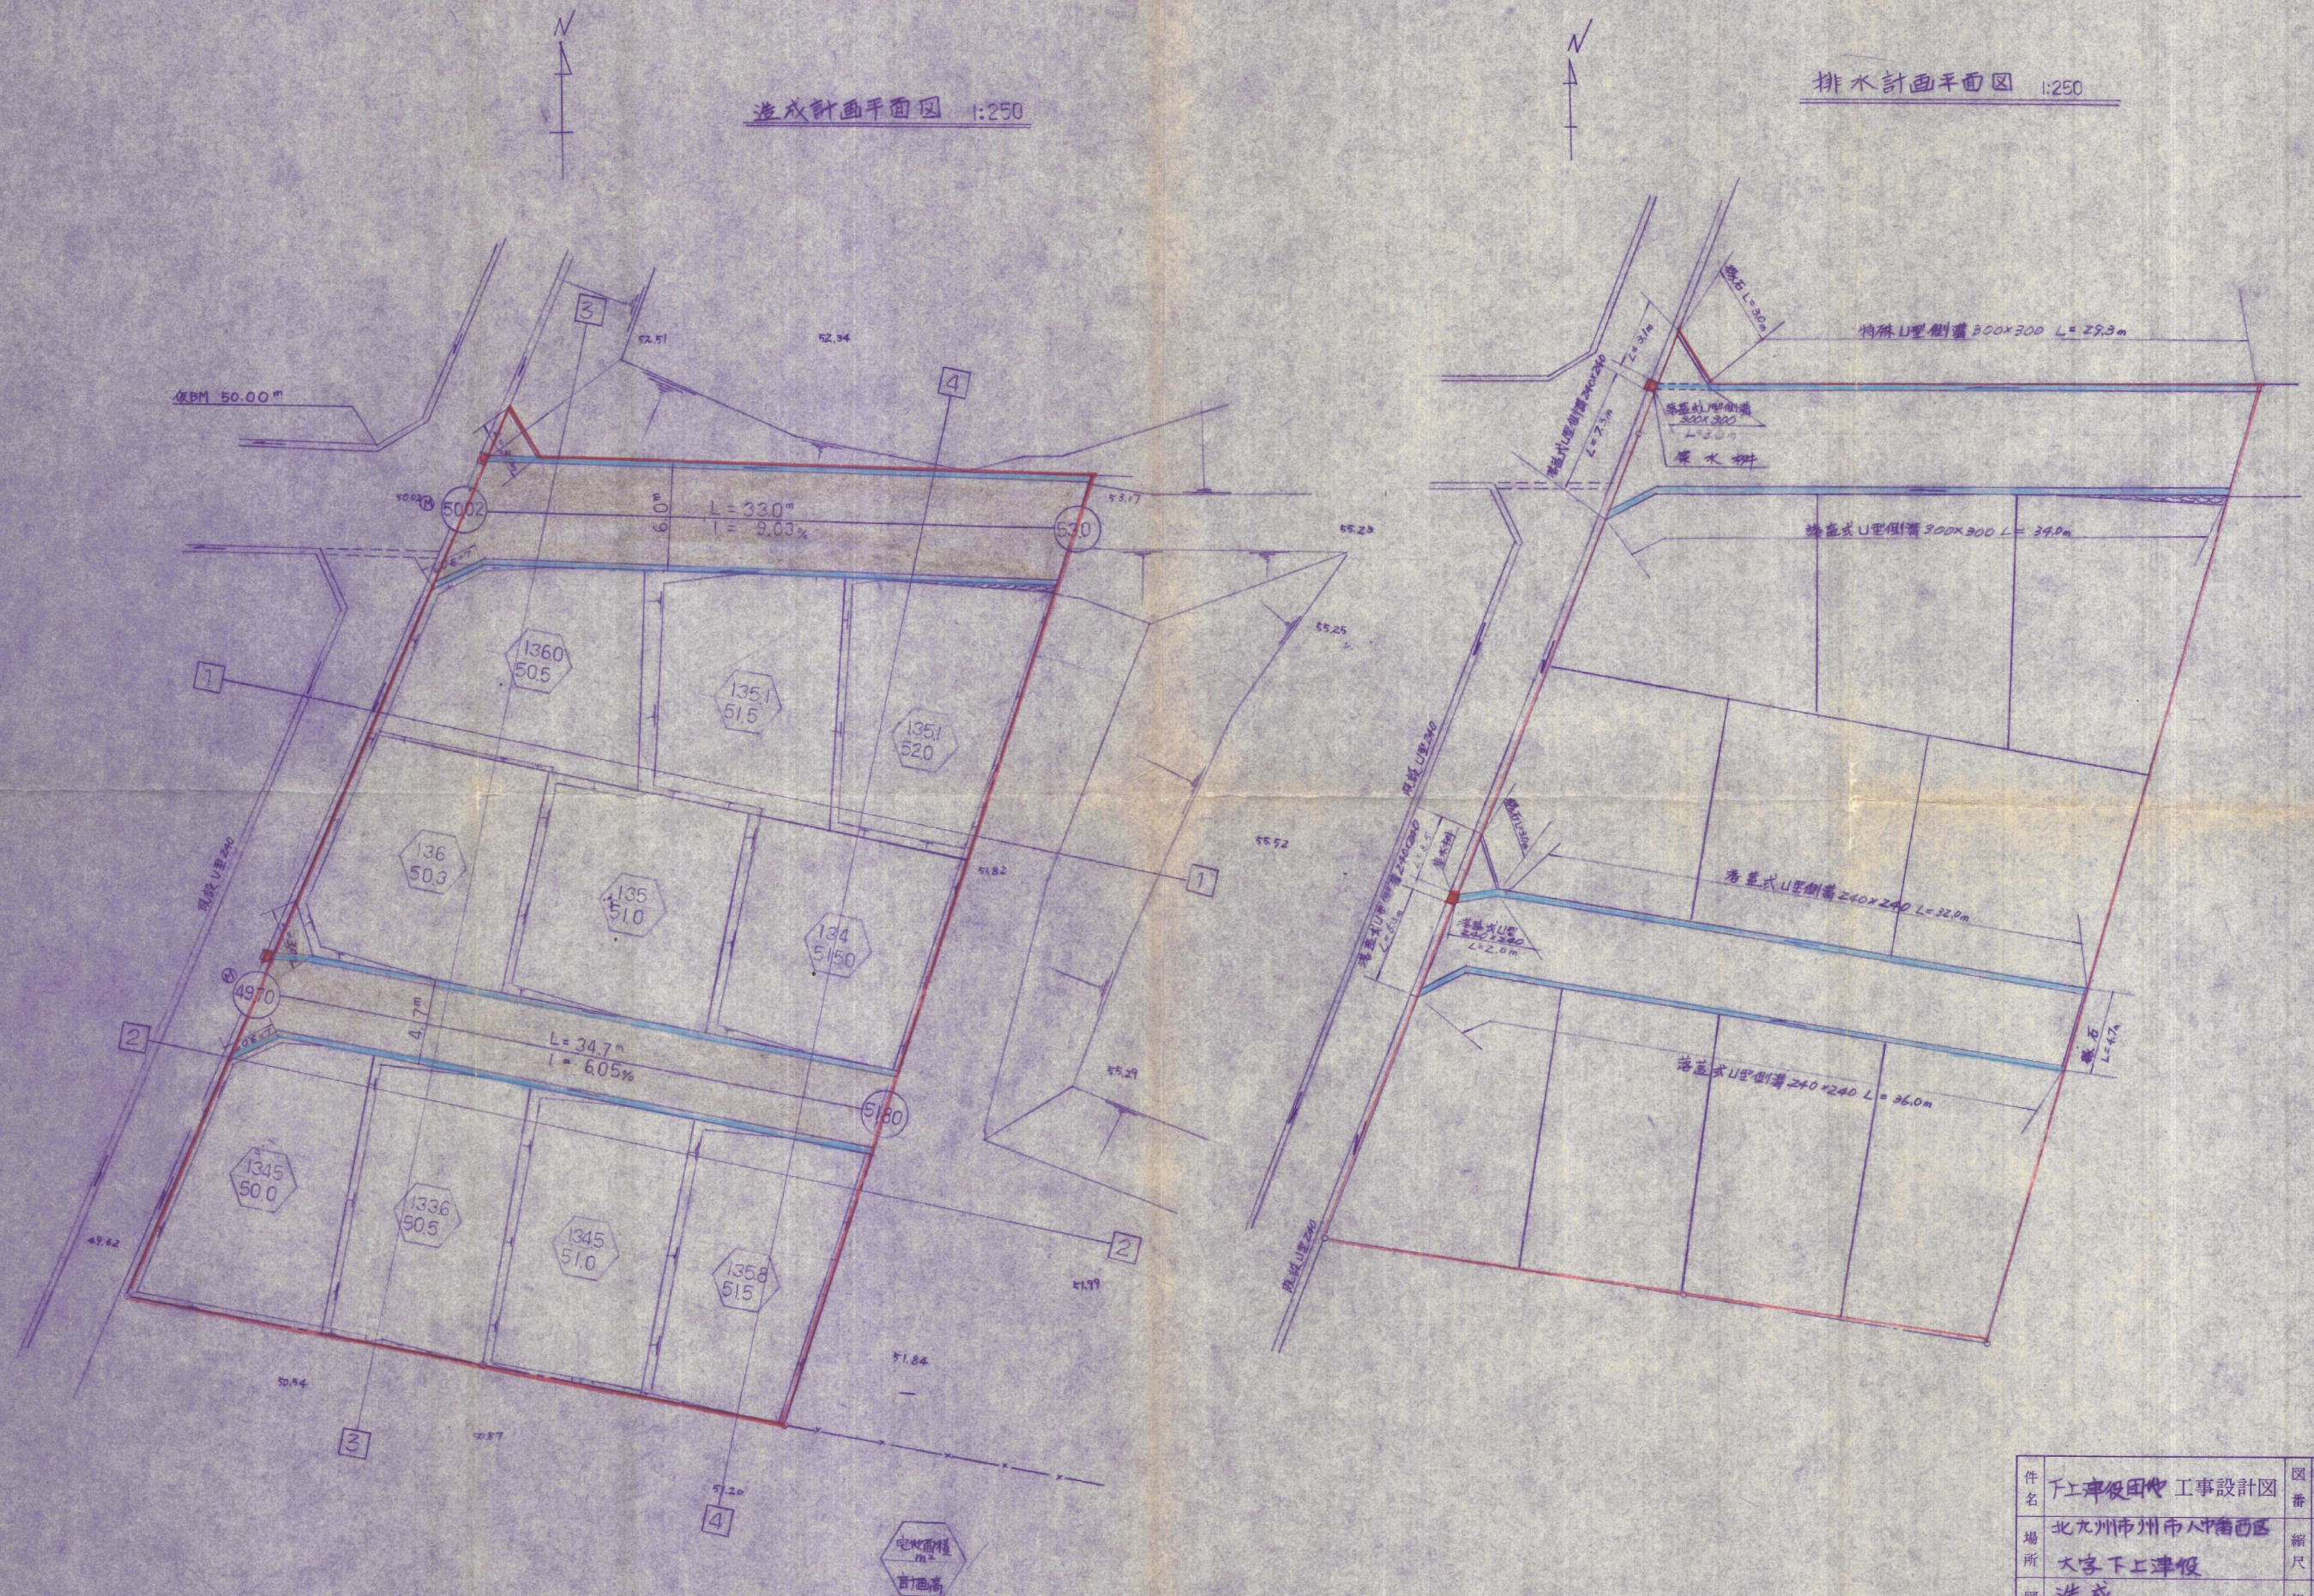

件名	下上津役田代 工事設計図		図番	No. 6-3	
場所	北九州市市川中橋西區 大字下上津役		縮尺	S=1:250	
図名	造成 排水 計画平面図		担当		検印
設計	(株)高杉開発		月日		