


2-62

完成竣工平面図

⑧

S=1/250

所在地 札幌市小倉町延長東2丁目 103番地外

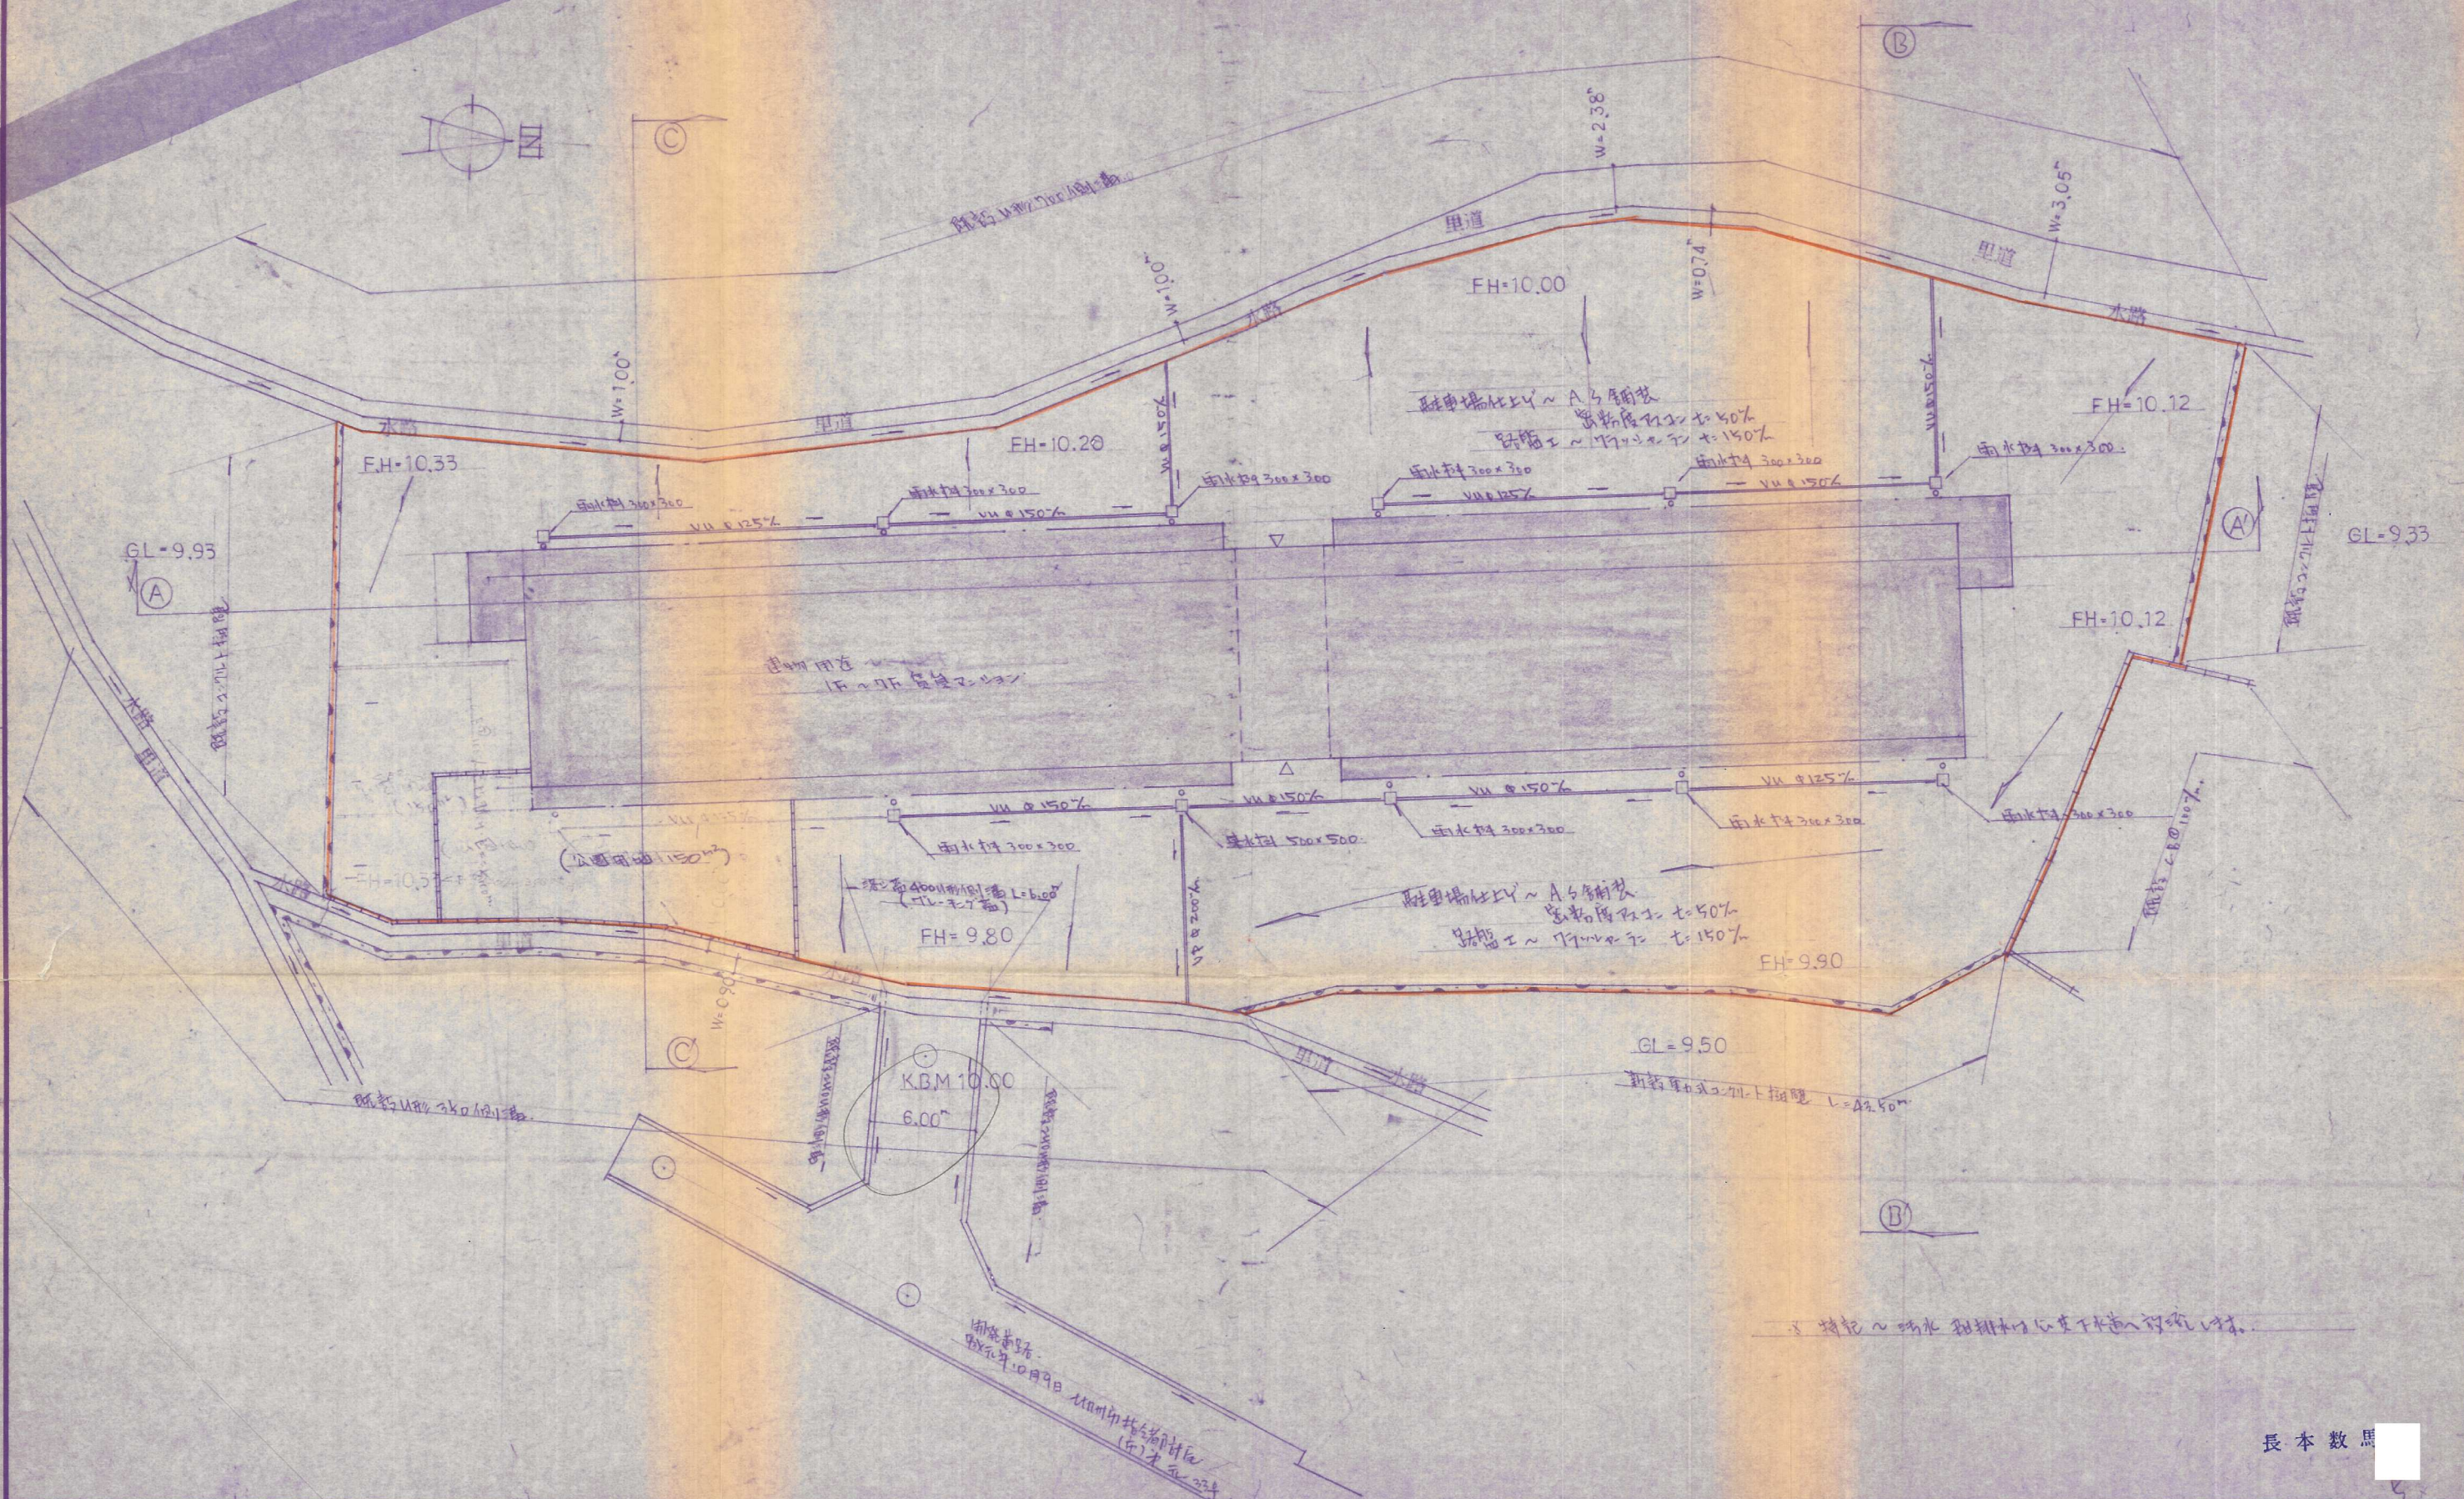

排水管の位置は、排水路の中心線に平行に設置する。

長本数黒

| | | | | | | | |
|--------|-----|-------|----|----|-------|------|--------|
| 記 事 | 月 日 | 設計年月日 | 設計 | 検図 | 承認印 | 工事名称 | 設計番号 |
| | | 縮尺 | 製図 | 担当 | 承認年月日 | 図面名称 | 図面番号 8 |